


						10.16/48.9-ППТ			
						Строительство тепловой сети от тепловой камеры 5К7 до квартала жилой застройки многоквартирных жилых домов по ул. К. Маркса-Печорская-Громова в г. Сыктывкаре			
Изм.	Кол.	Лист	№ док.	Подпись	Дата		Стадия	Лист	Листов
Разработал		Осипов					ППТ	1	
ГИП		Осипов							
						Схема расположения проектируемой трассы в структуре городского округа г. Сыктывкара. Использование территории в период подготовки проекта планировки территории			
						ИП Волокитин С. В.			

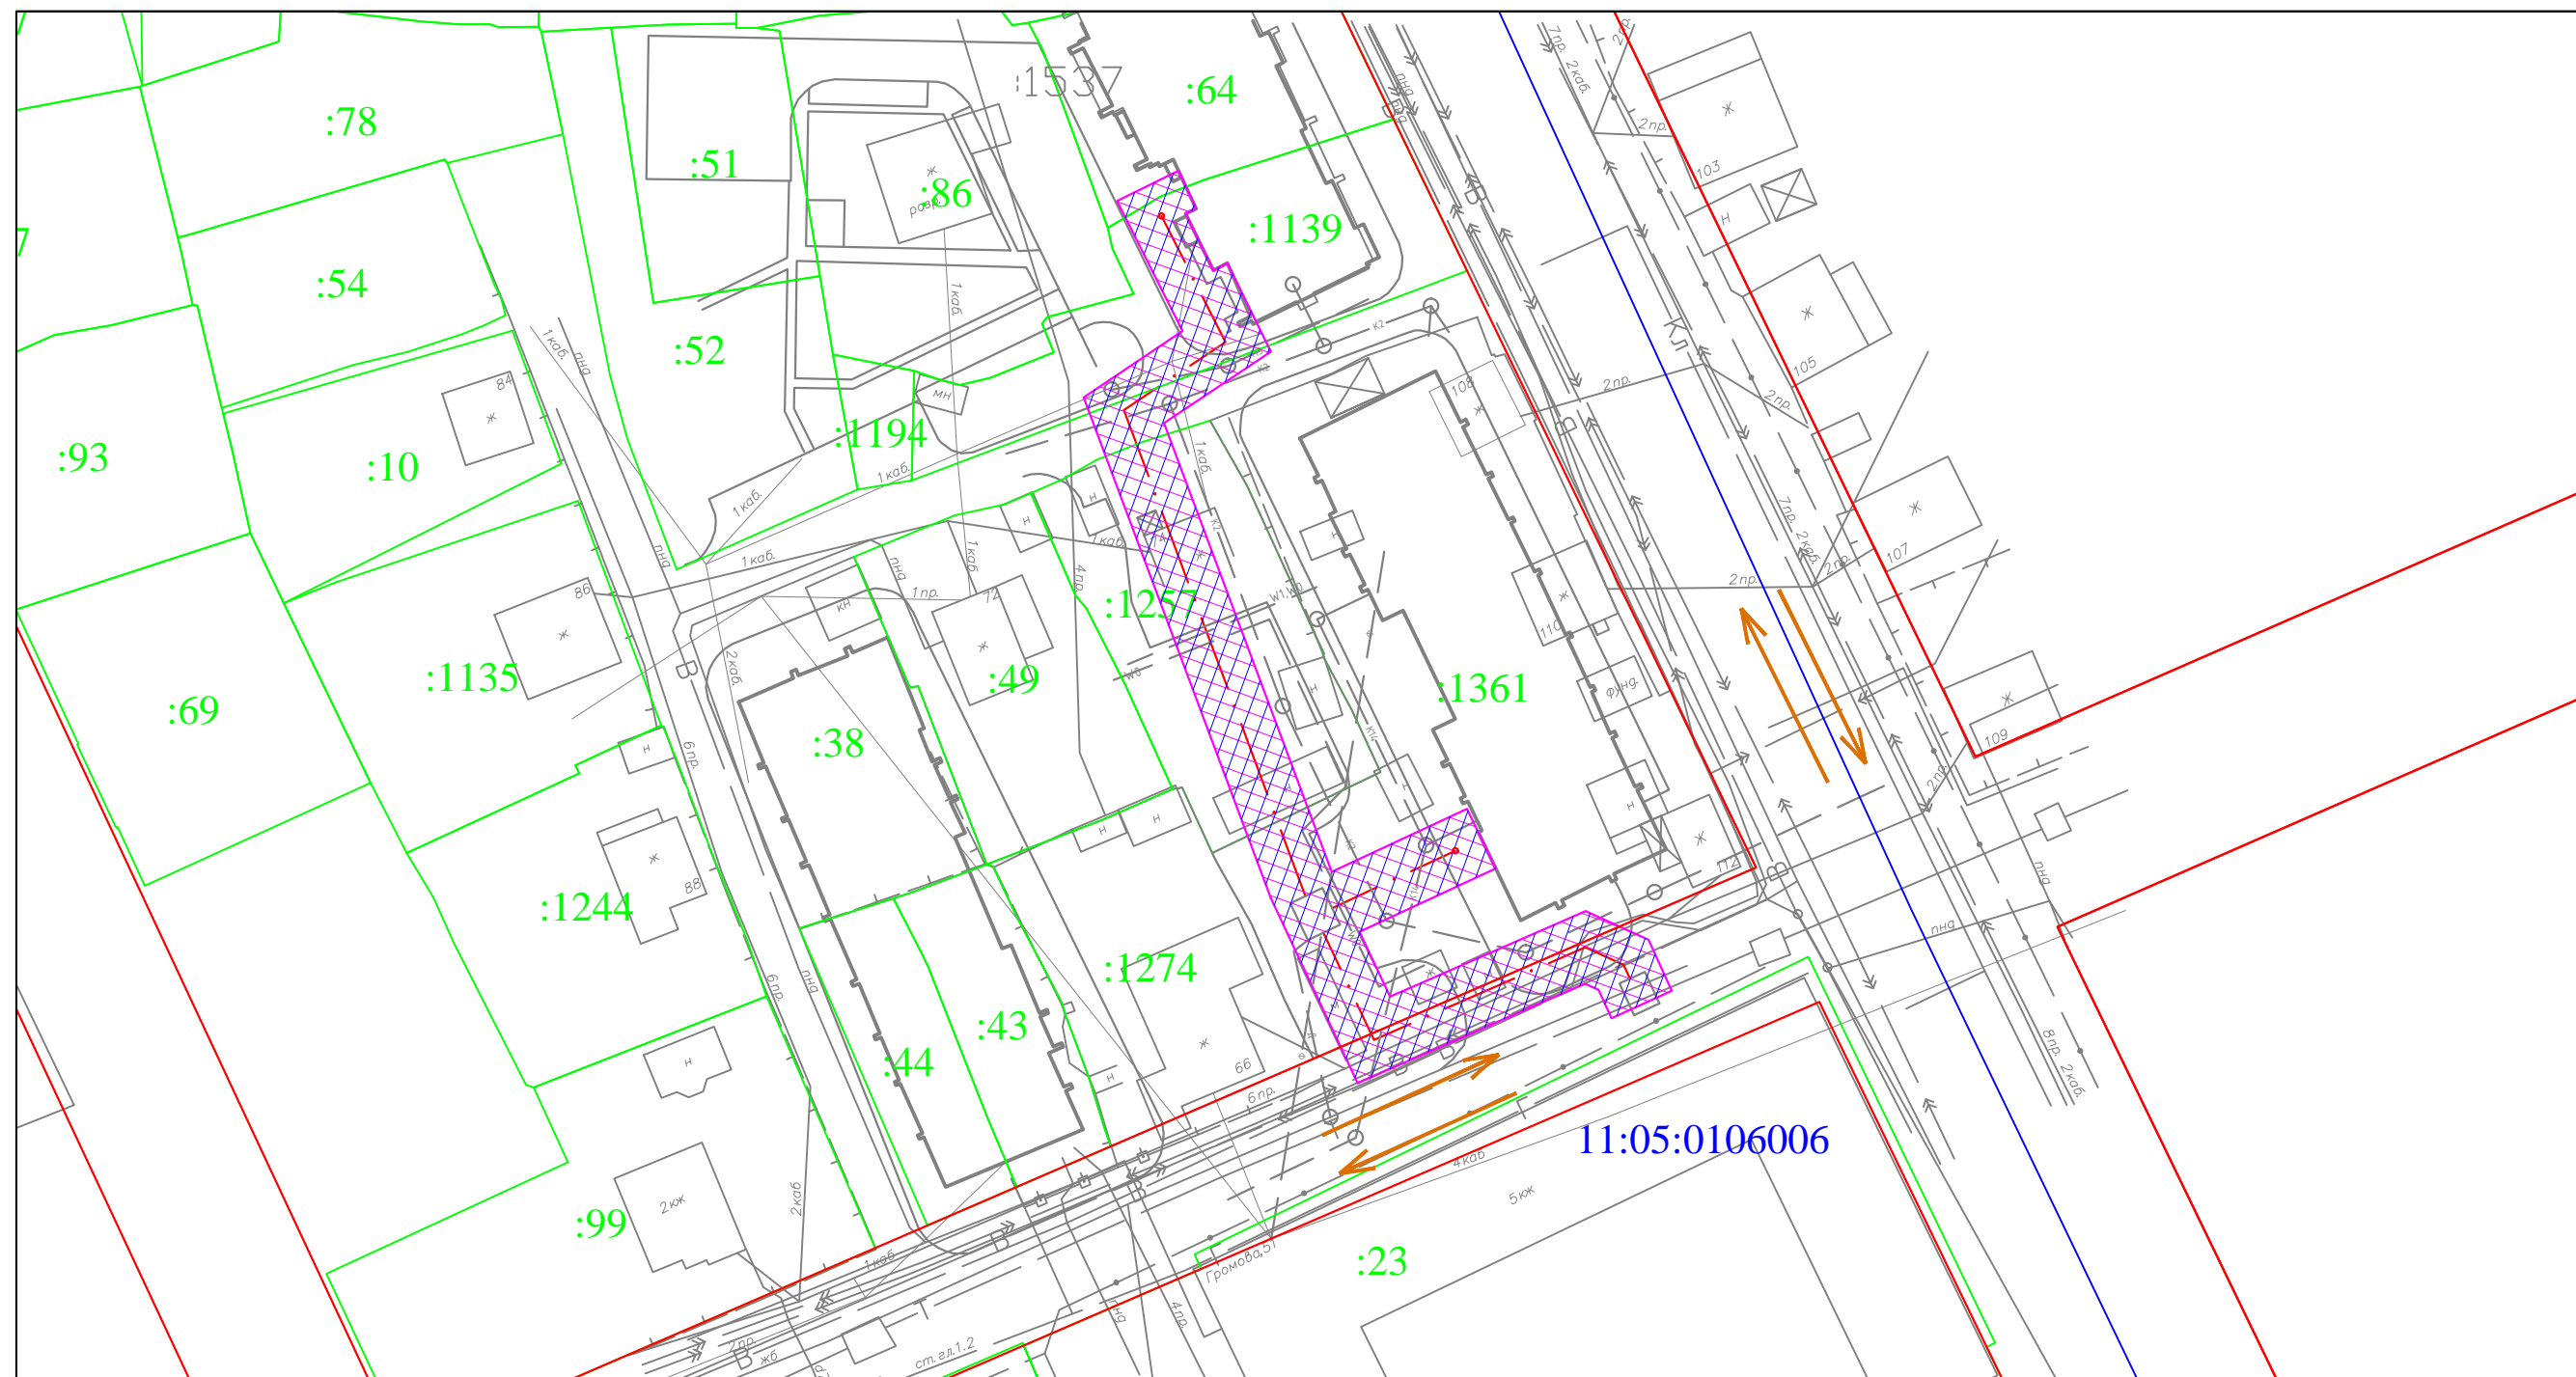

						10.16/48.9-ППТ			
Изм.	Кол.	Лист	№ док.	Подпись	Дата	Строительство тепловой сети от тепловой камеры 5К7 до квартала жилой застройки многоквартирных жилых домов по ул. К. Маркса-Печорская-Громова в г. Сыктывкаре			
Разработал		Осипов					Стадия	Лист	Листов
ГИП		Осипов					ППТ	2	
						Схема организации транспорта и улично-дорожной сети. Условные обозначения.			
						ИП Волокитин С. В.			